


План 1 этажа

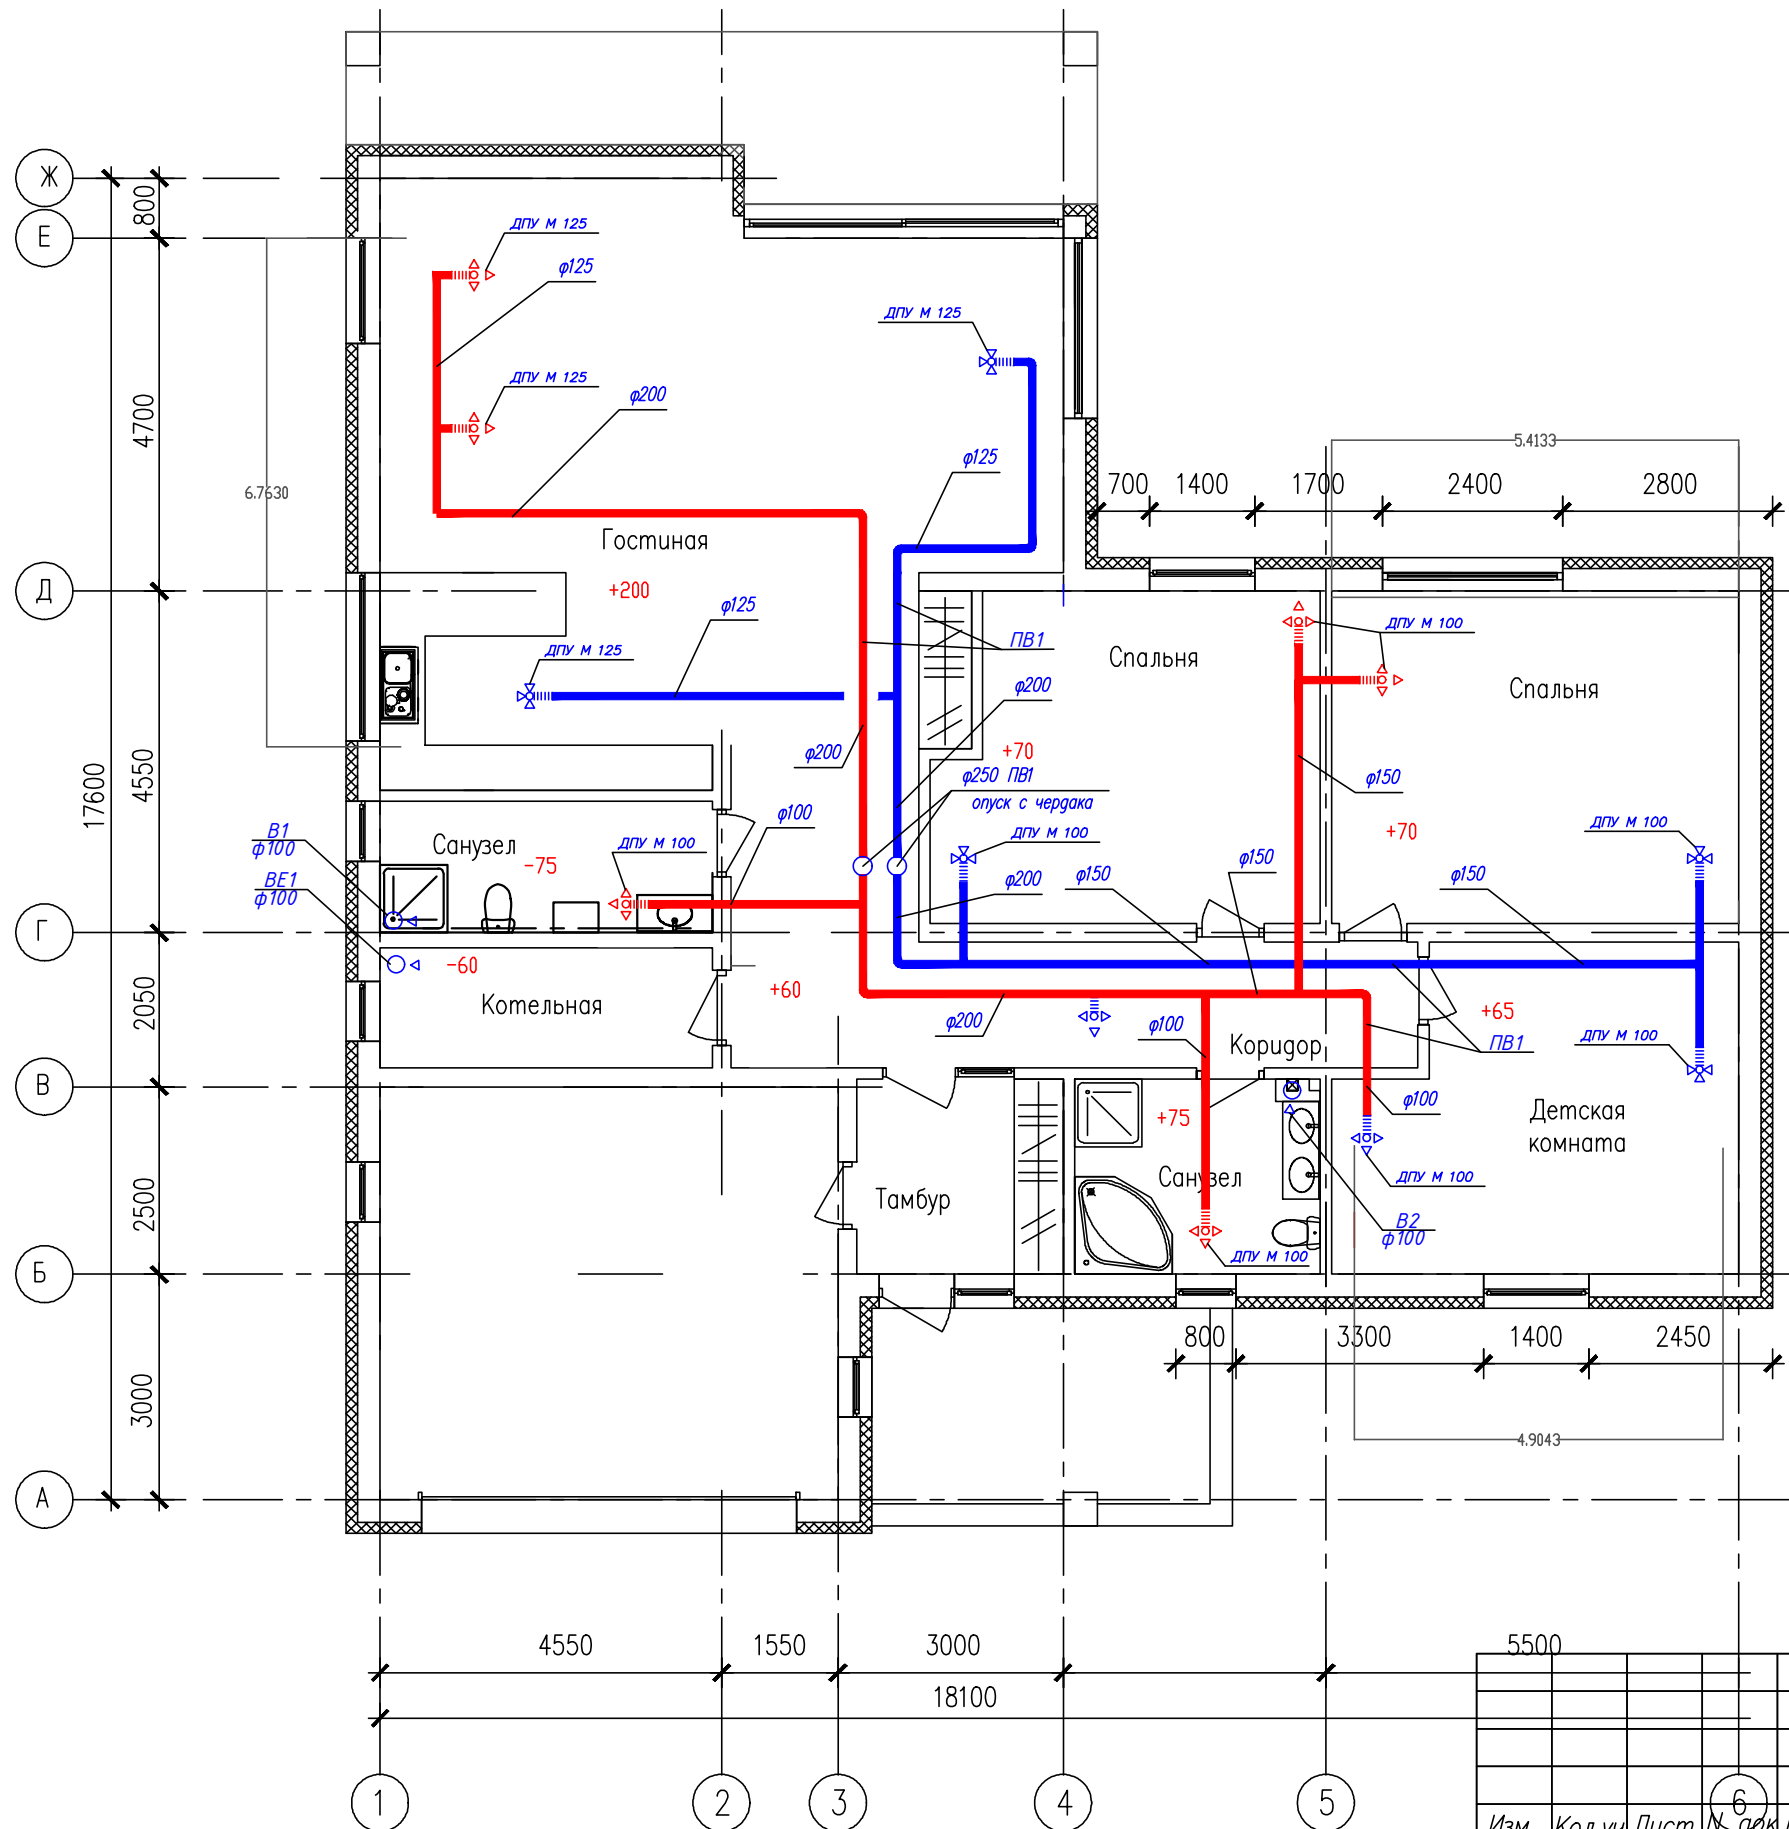

Инв. № подл.	
Подпись и дата	

Изм.	Кол.уч.	Лист	№ док.	Подпись	Дата
Разработал	Великов			<i>[Signature]</i>	
Проверил					
ГИП					
Н.контр.					

4/62/14-ОВ		
Комтедж		
Стадия	Лист	Листов
РП	3	
Вентиляция. План 1 этажа		Евростроймонтаж